
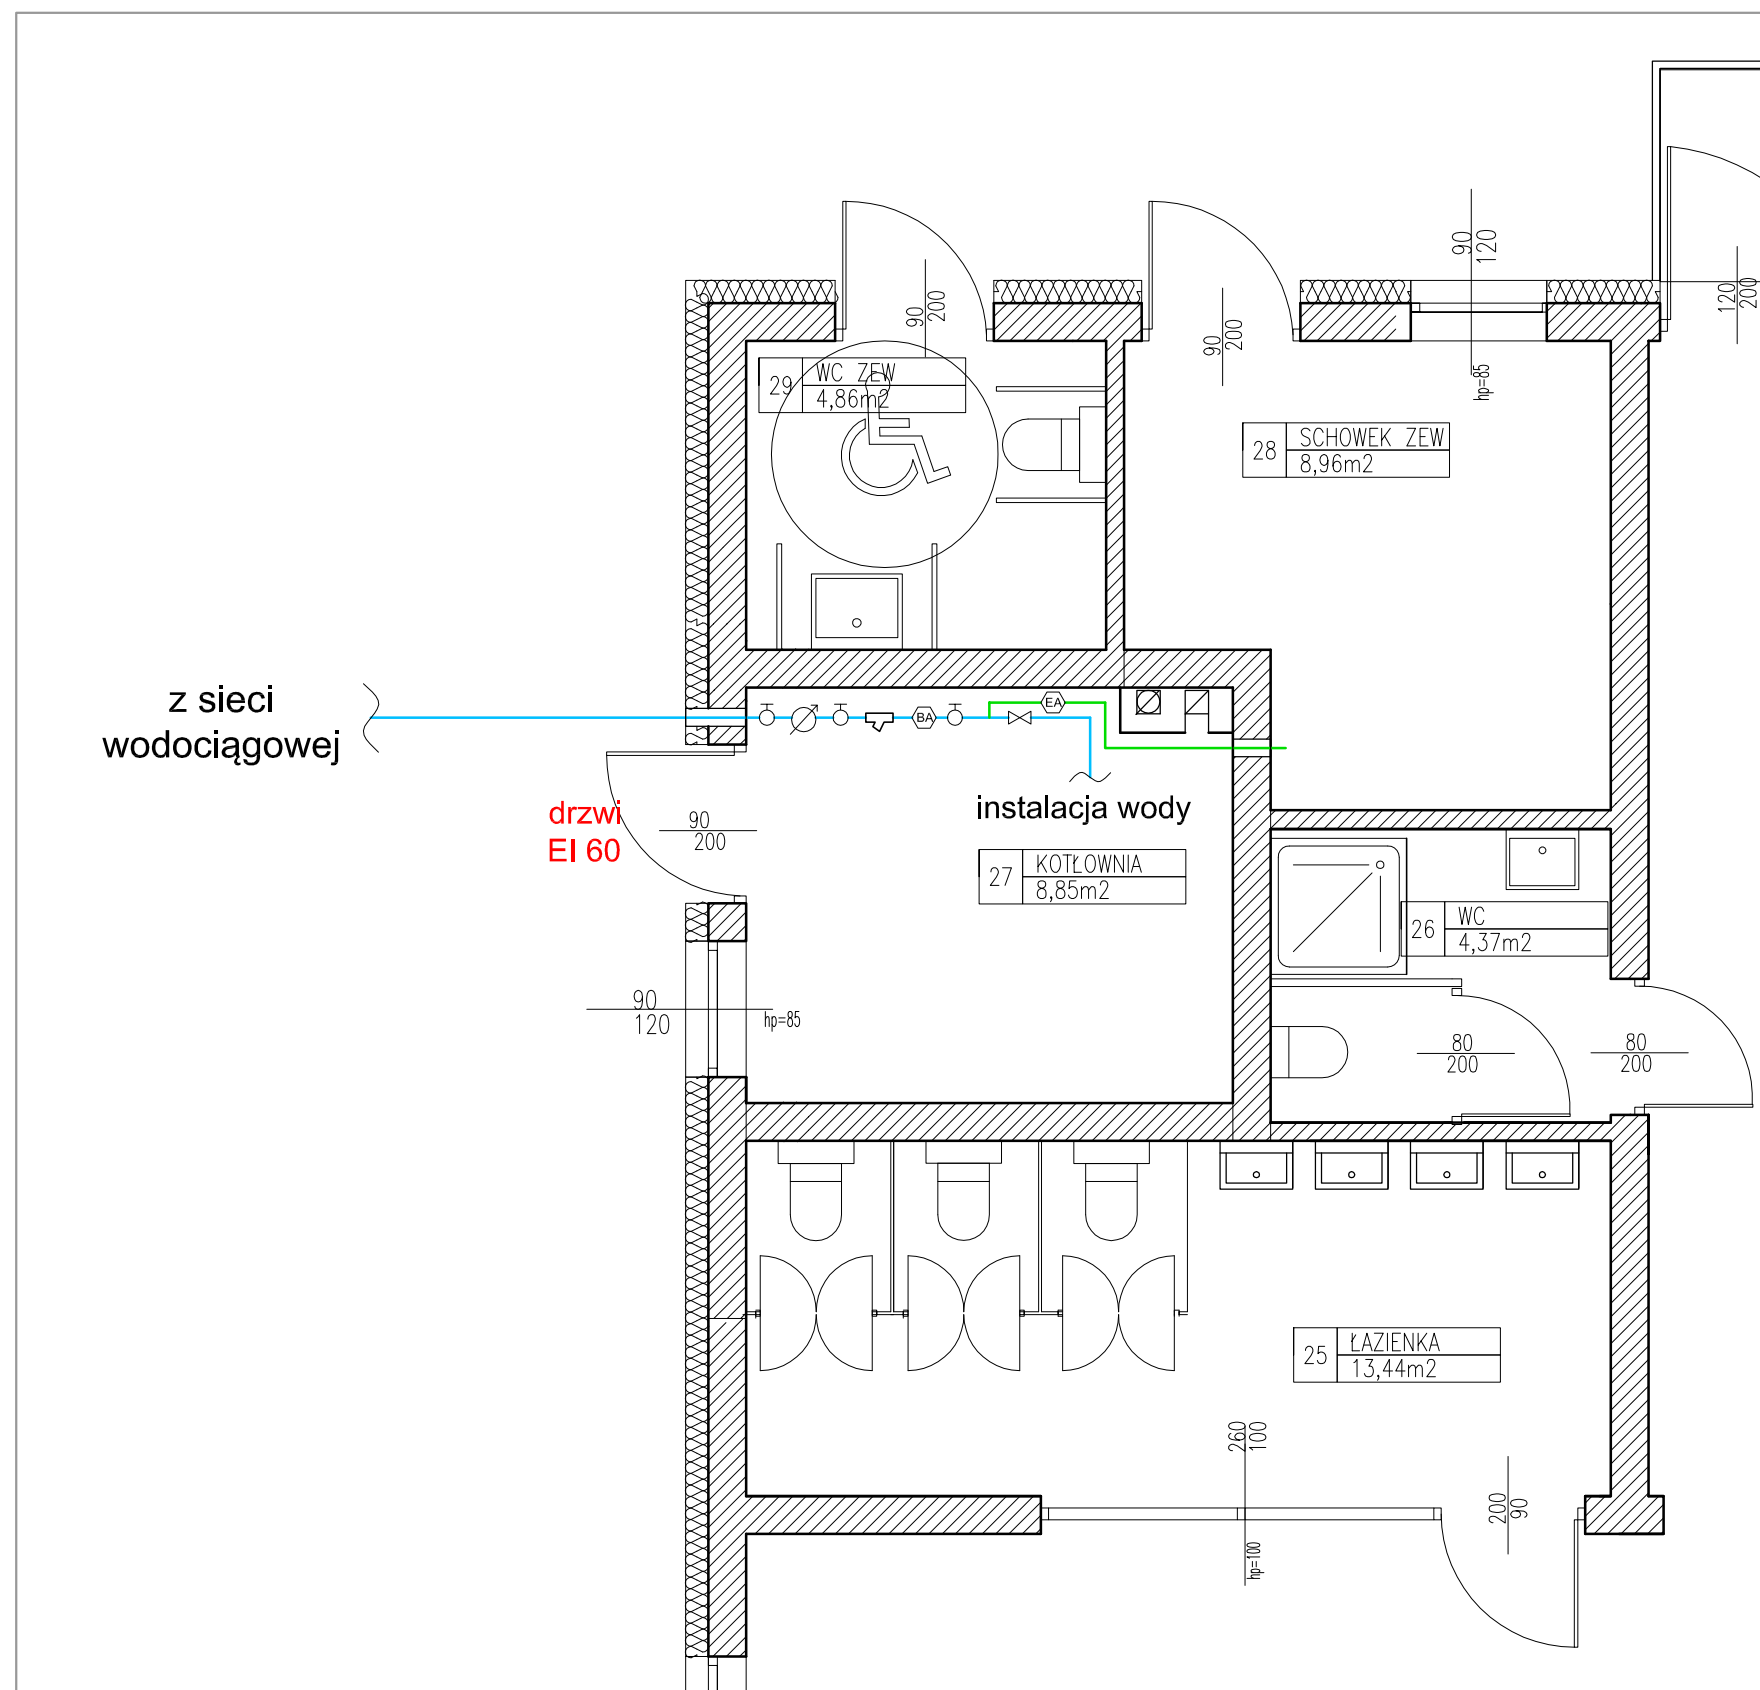


RZUT PARTERU
-fragment
SKALA 1:50

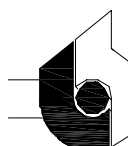

OZNACZENIA:

- instalacja wody zimnej
- instalacja p.poż.
- zawór kulowy DN40
- wodomierz 10m³/h DN32
- filtr DN40
- zawór antyskażeniowy typu BA DN40
- zawór antyskażeniowy typu EA DN32
- zawór pierwszeństwa DN40

Temat:	RZUT PARTERU (fragment)	Projekt:	PROJEKT BUDOWLANY PRZEBUDOWY I ROZBUDOWY PRZEDSZKOLA W PIERŚCIE WRAZ Z INFRASTRUKTURĄ TOWARZYSZĄCĄ
Stadium:	projekt budowlano - wykonawczy	Lokalizacja:	ul. Skoczowska 73, Pierściec 43-430 nr działki: 416/5
Branża:	Sanitarna	Inwestor:	Gmina Skoczów Rynek 1 43-430 Skoczów
Rysunek nr:	IS-3	Skala:	1:50
 PRACOWNIA PROJEKTOWA mgr inż. arch. Bernard Łopacz ul. Śródkowa 5, 47-400 Racibórz www.archidom-raciborz.pl e-mail: archidom@wp.pl ARCHIDOM		Projektant:	Paweł Pawlicki upr. nr 109/79/Kt
		Opracowanie:	Anna Warto