


# RZUT PIWNIC

## SKALA 1:100

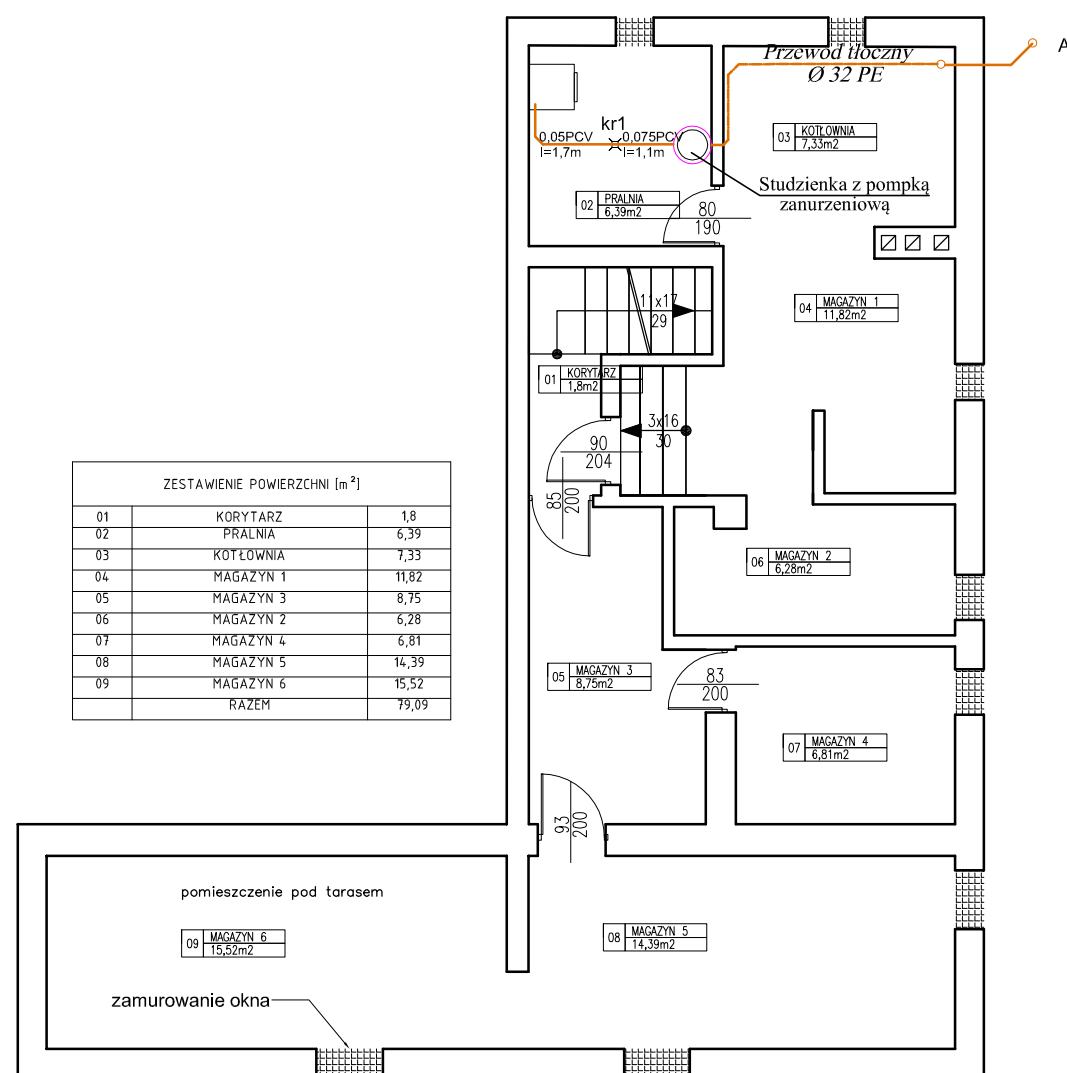

ZESTAWIENIE POWIERZCHNI [m <sup>2</sup> ]		
01	KORYTARZ	1,8
02	PRALNIA	6,39
03	KOTŁOWNIA	7,33
04	MAGAZYN 1	11,82
05	MAGAZYN 3	8,75
06	MAGAZYN 2	6,28
07	MAGAZYN 4	6,81
08	MAGAZYN 5	14,39
09	MAGAZYN 6	15,52
	RAZEM	79,09

### OZNACZENIA:

- Kanalizacja sanitarna tłoczna
- Kanalizacja sanitarna

### UWAGI:

1. Instalację kanalizacji sanitarnej grawitacyjnej należy wykonać z rur PVC, natomiast instalację tłoczną wykonać z rur PE.
2. Przejścia przez przegrody budowlane należy prowadzić w tulejach ochronnych, a wolną przestrzeń wypełnić materiałem trwale elastycznym.

Temat: <b>RZUT PIWNIC - INSTALACJA KANALIZACJI SANITARNEJ</b>		Projekt: <b>PROJEKT BUDOWLANY PRZEBUDOWY I ROZBUDOWY PRZEDSZKOLA W PIERŚĆCU WRAZ Z INFRASTRUKTURĄ TOWARZYSZĄCĄ</b>	
Stadium: <b>projekt wykonawczy</b>		Lokalizacja: ul. Skoczowska 73, Pierściec 43-430 nr działki: 416/5, 723	
Branża: <b>Sanitarna</b>		Inwestor: Gmina Skoczów Rynek 1 43-430 Skoczów	
Rysunek nr: <b>IS-4</b>	Skala: <b>1:100</b>	Projektant: Paweł Pawlicki upr. nr 109/79/Kt	
PRACOWNIA PROJEKTOWA mgr inż. arch. Bernard Łopacz ul. Środkowa 5, 47-400 Racibórz www.archidom-raciborz.pl e-mail: archidom@wp.pl ARCHIDOM		Projektant sprawdzający: mgr inż. Bożena Herzig upr. nr SLK/4475/P00S/13	
		Opracowanie: <b>Ryszard Rogowski</b>	Data opracowania: <b>05.2016</b>